

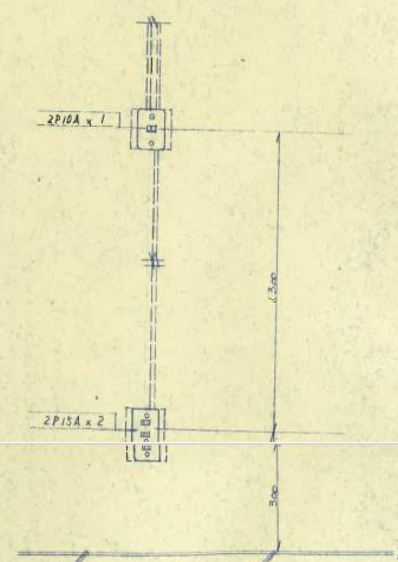


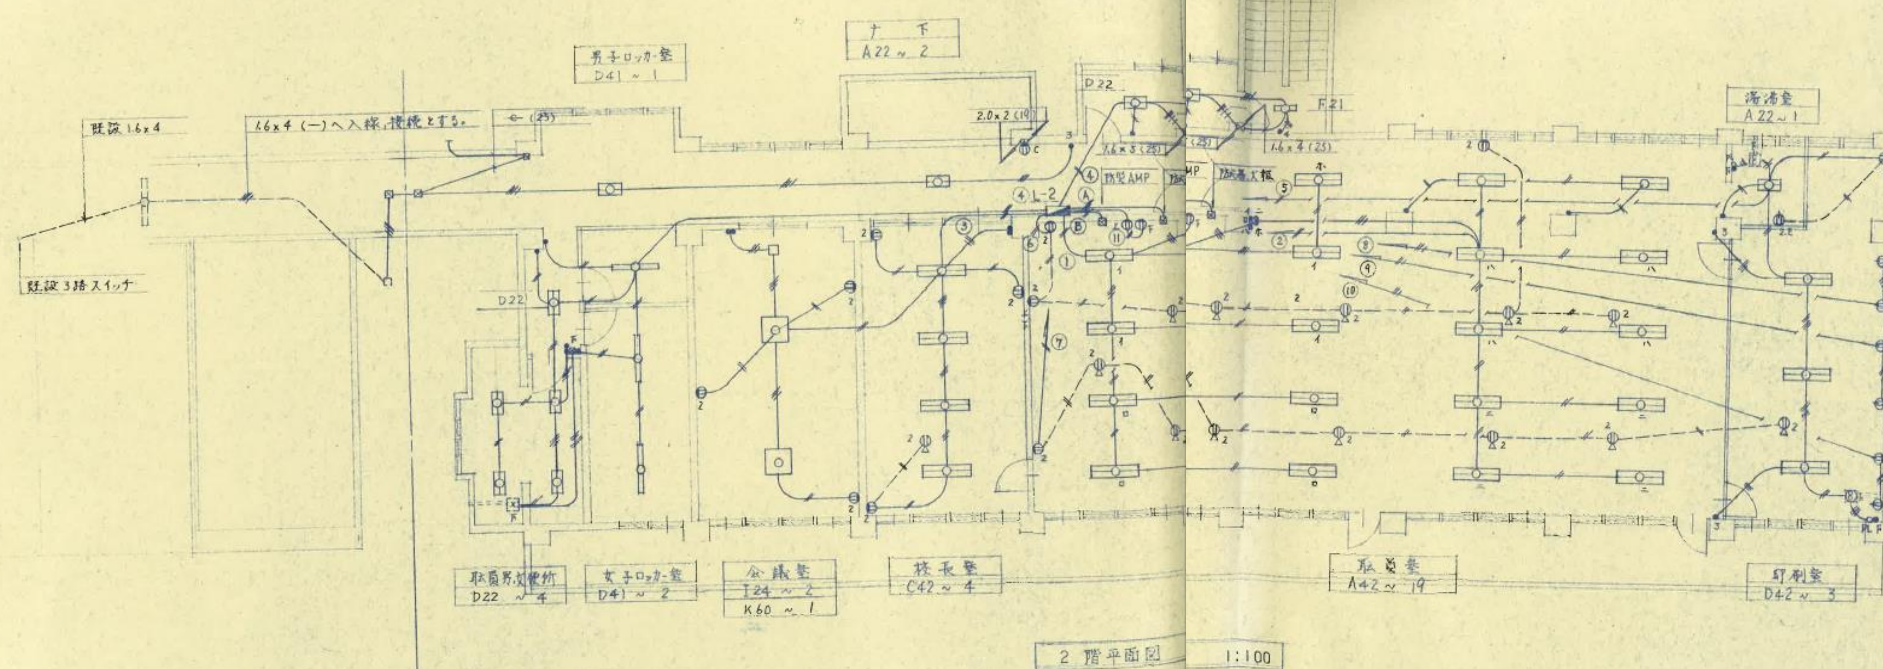

注 特記なき分電盤より各オミ負荷流スバコンセント回路は 2.0(19)とする。

1.6×2 (19) 1.6×3 (19)
 1.6×4 (25) 1.6×5 (25)
 1.6×6 (25) 1.6×7 (2) とする。

① (一) 却部は 既設配管へ今回入線 接続とする。

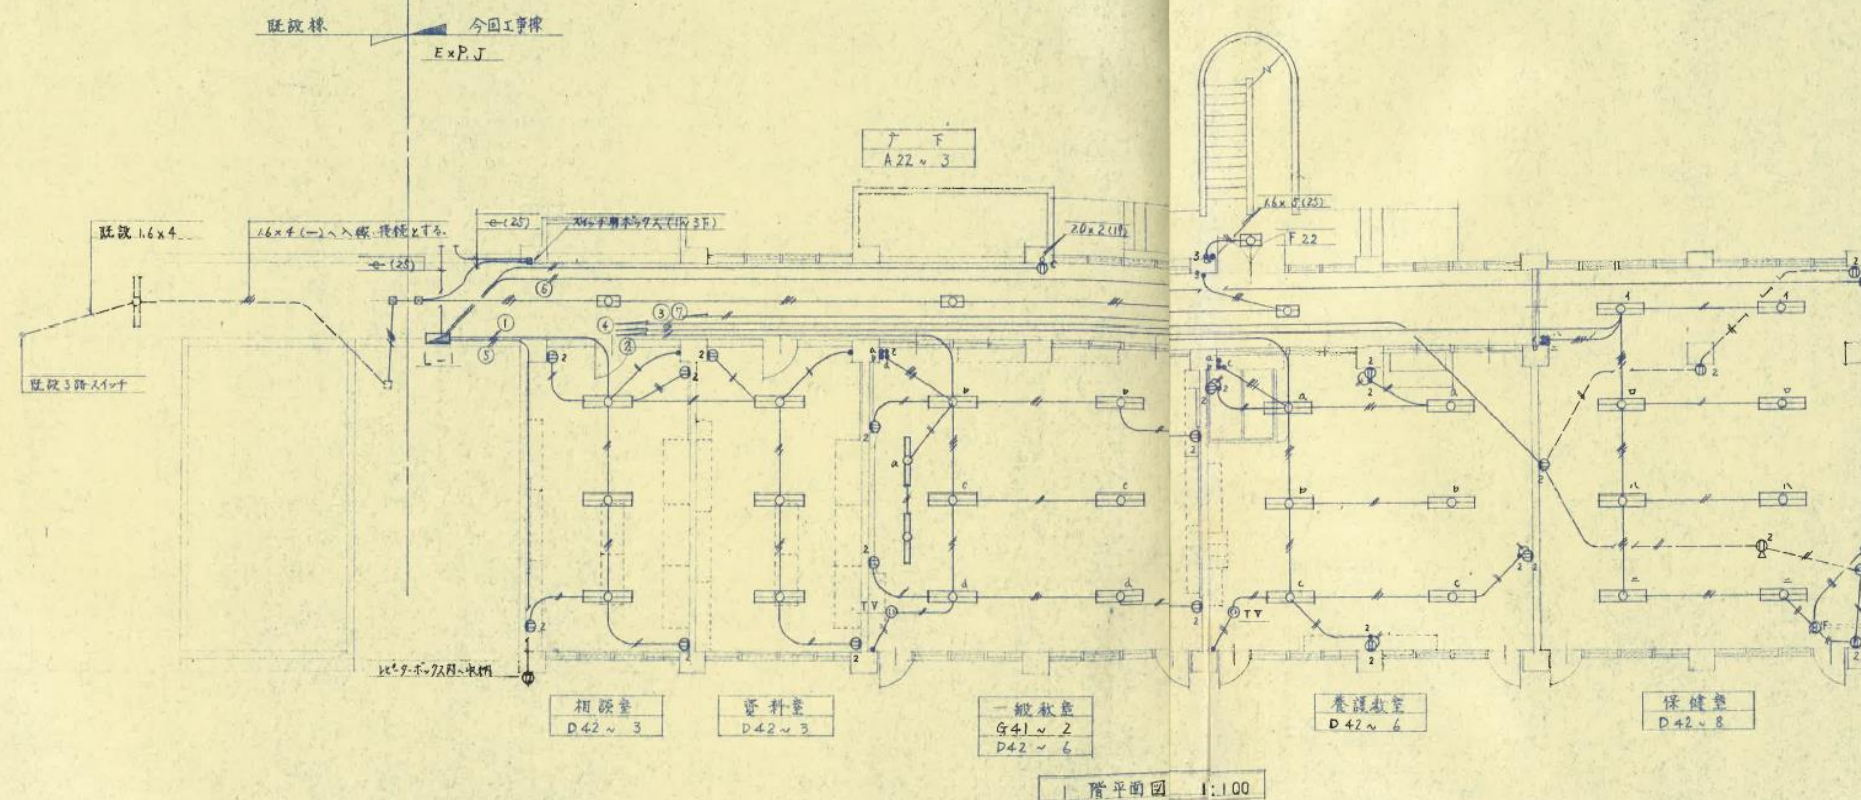


既存図 S56大篠小改築工事

[illegible]

別紙2

北舎⑱

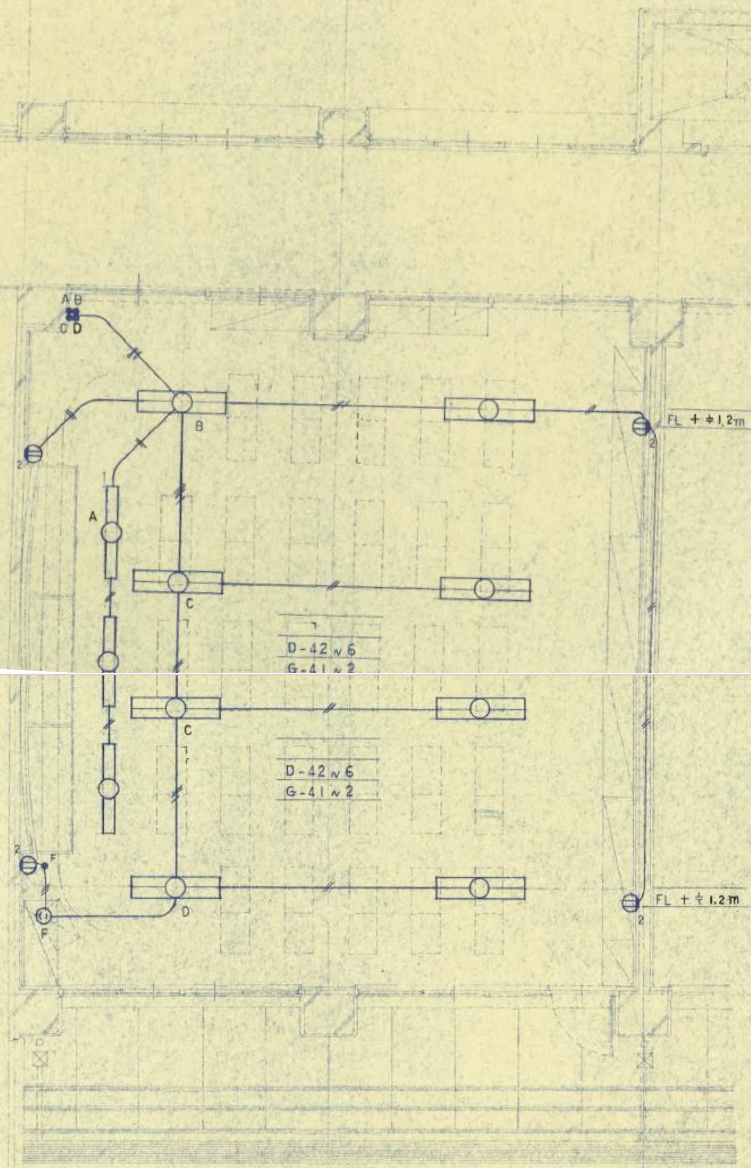


普通教室平面図 1:50

注、特記なし配管配線は下記とする。

1.6x2 (19) 1.6x3 (19)
1.6x4 (25)

株式会社 茜建築設計事務所
AKANE ARCHITECTS & ENGINEERS
監理建築士 酒井成之 登録番号 51644号

所長	検図	担当	製図	訂正
△	△	△	△	△
△	△	△	△	△
△	△	△	△	△
△	△	△	△	△

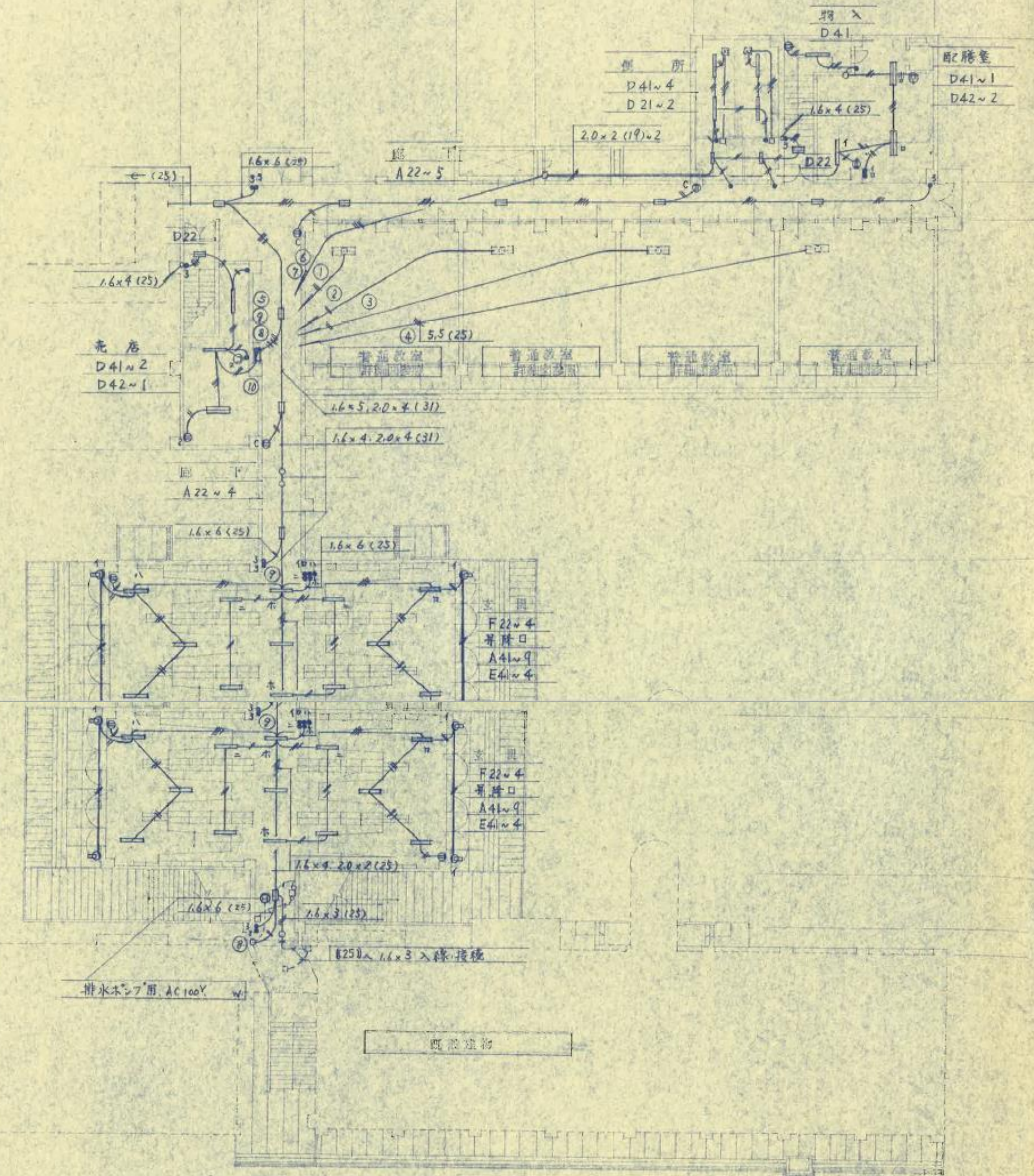

1 階平面図 1:200

注、特記なし分電盤より各回路1層分



特記なしは下記とする。

1.6x2 (19) 1.6x4 (25)
1.6x6 (25)

株式会社 茜建築設計事務所
AKANE ARCHITECTS & ENGINEERS
監理建築士 酒井成之 登録番号 51644号

所長	検図	担当	製図	訂正
△	△	△	△	△
△	△	△	△	△
△	△	△	△	△
△	△	△	△	△

既存図 S57大篠小改築工事

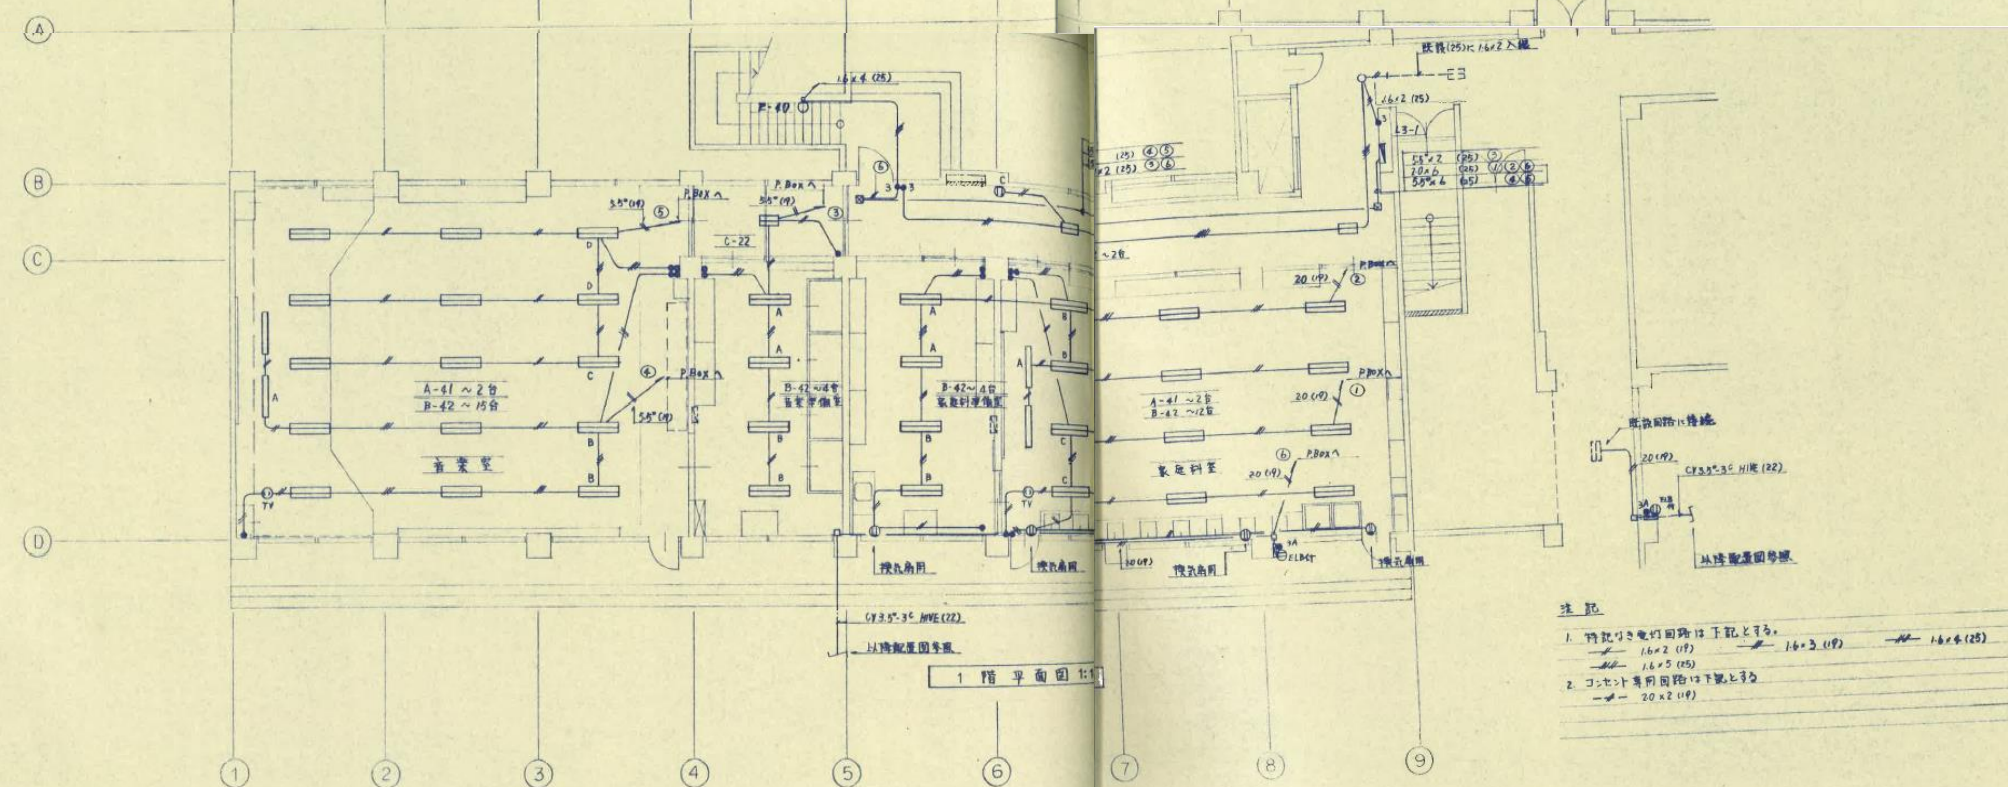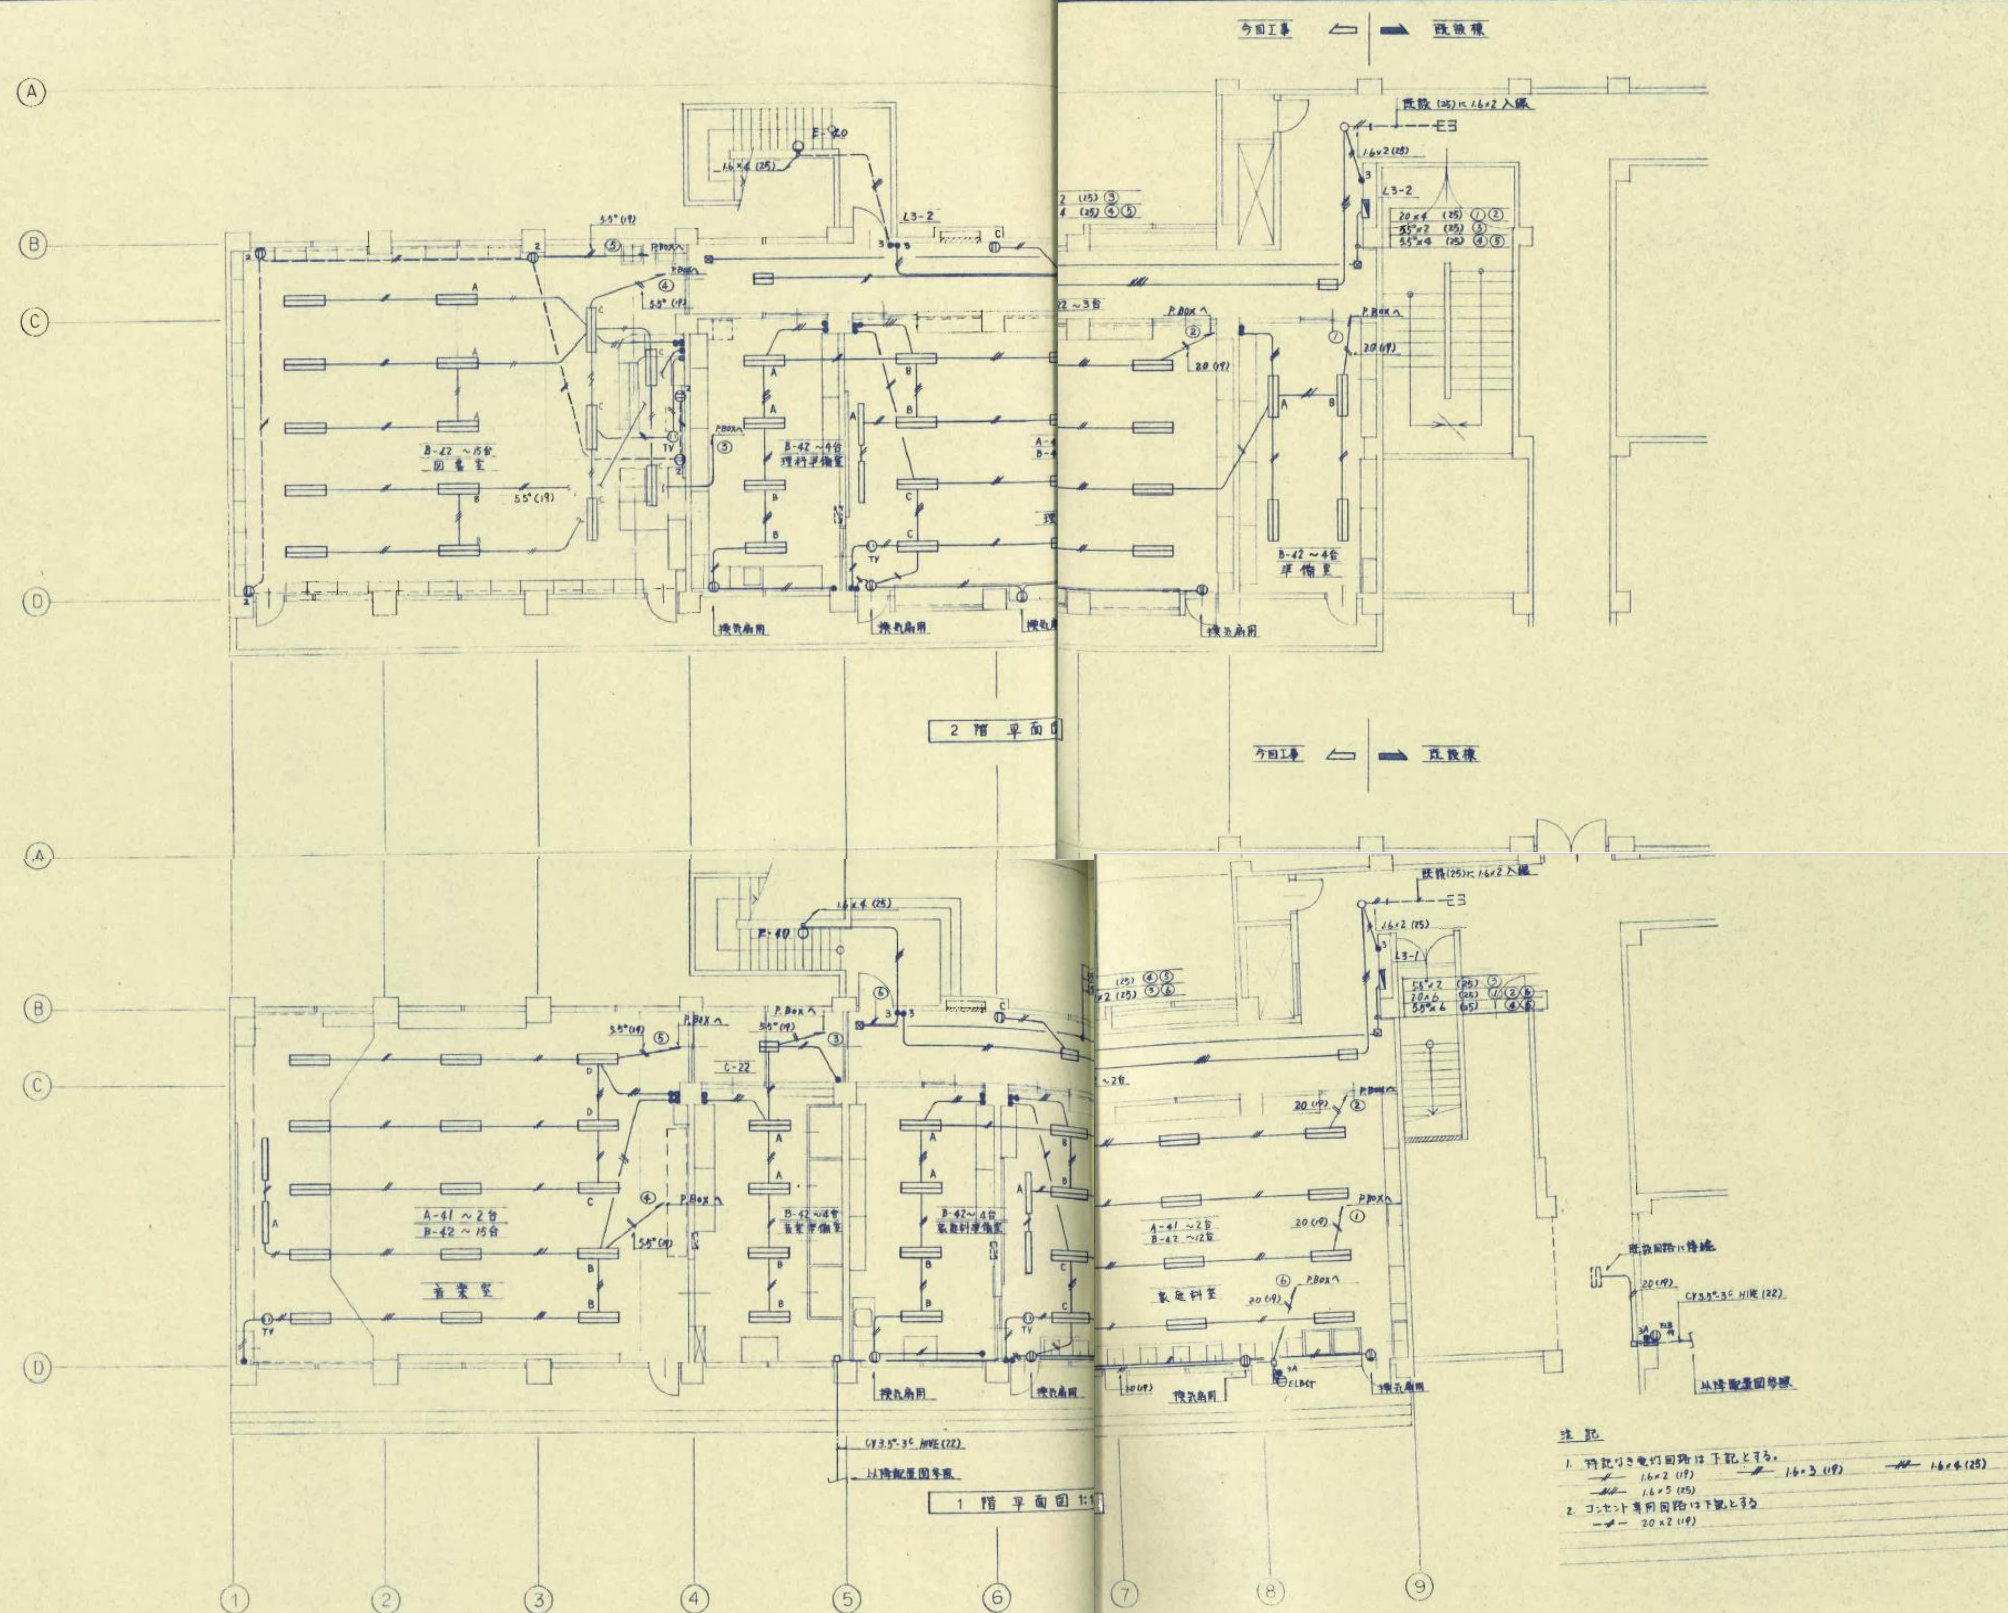

注記

1. 作動時の電灯回路は下記とする。
 1.6×2 (1F) 1.6×3 (1F) 1.6×4 (2F)

2. コンセント用の回路は下記とする。
 1.6×5 (2F) 20×2 (1F)

株式會社 **茜建築設計事務所**
 法令建築士事務所
 AKANE ARCHITECTS & ENGINEERS
 監理建築士 酒井成之 登録番号 51644号
 一級建築士

所長	検図	担当	製図	訂正
				△ .
				△ .
				△ .
				△ .

*	
*	
*	
*	

△	• •	
△	• •	
△	• •	
△	• •	
△	• •	

•	•	
•	•	
•	•	
•	•	
•	•	

備考	
----	--


工事名称	大篠小学校改築工事
図面名称	1・2階電灯コンセント設備図

設計番号
58.14
縮尺
1:100


E 7

E 7

特記事項		
図中記入なき配線は下記とする。		
—	EEF 1.6-2C	天井コロガシ
—	" 1.6-3C	"
—	" 1.6-2Cx2	"
—	" 1.6-3C+2C	"
—	" 2.0-3C	"
—	IE1.6x3 (PF16)	天井インペイ
(注) コンクリートブロック中はP F 管にて保護すること。		


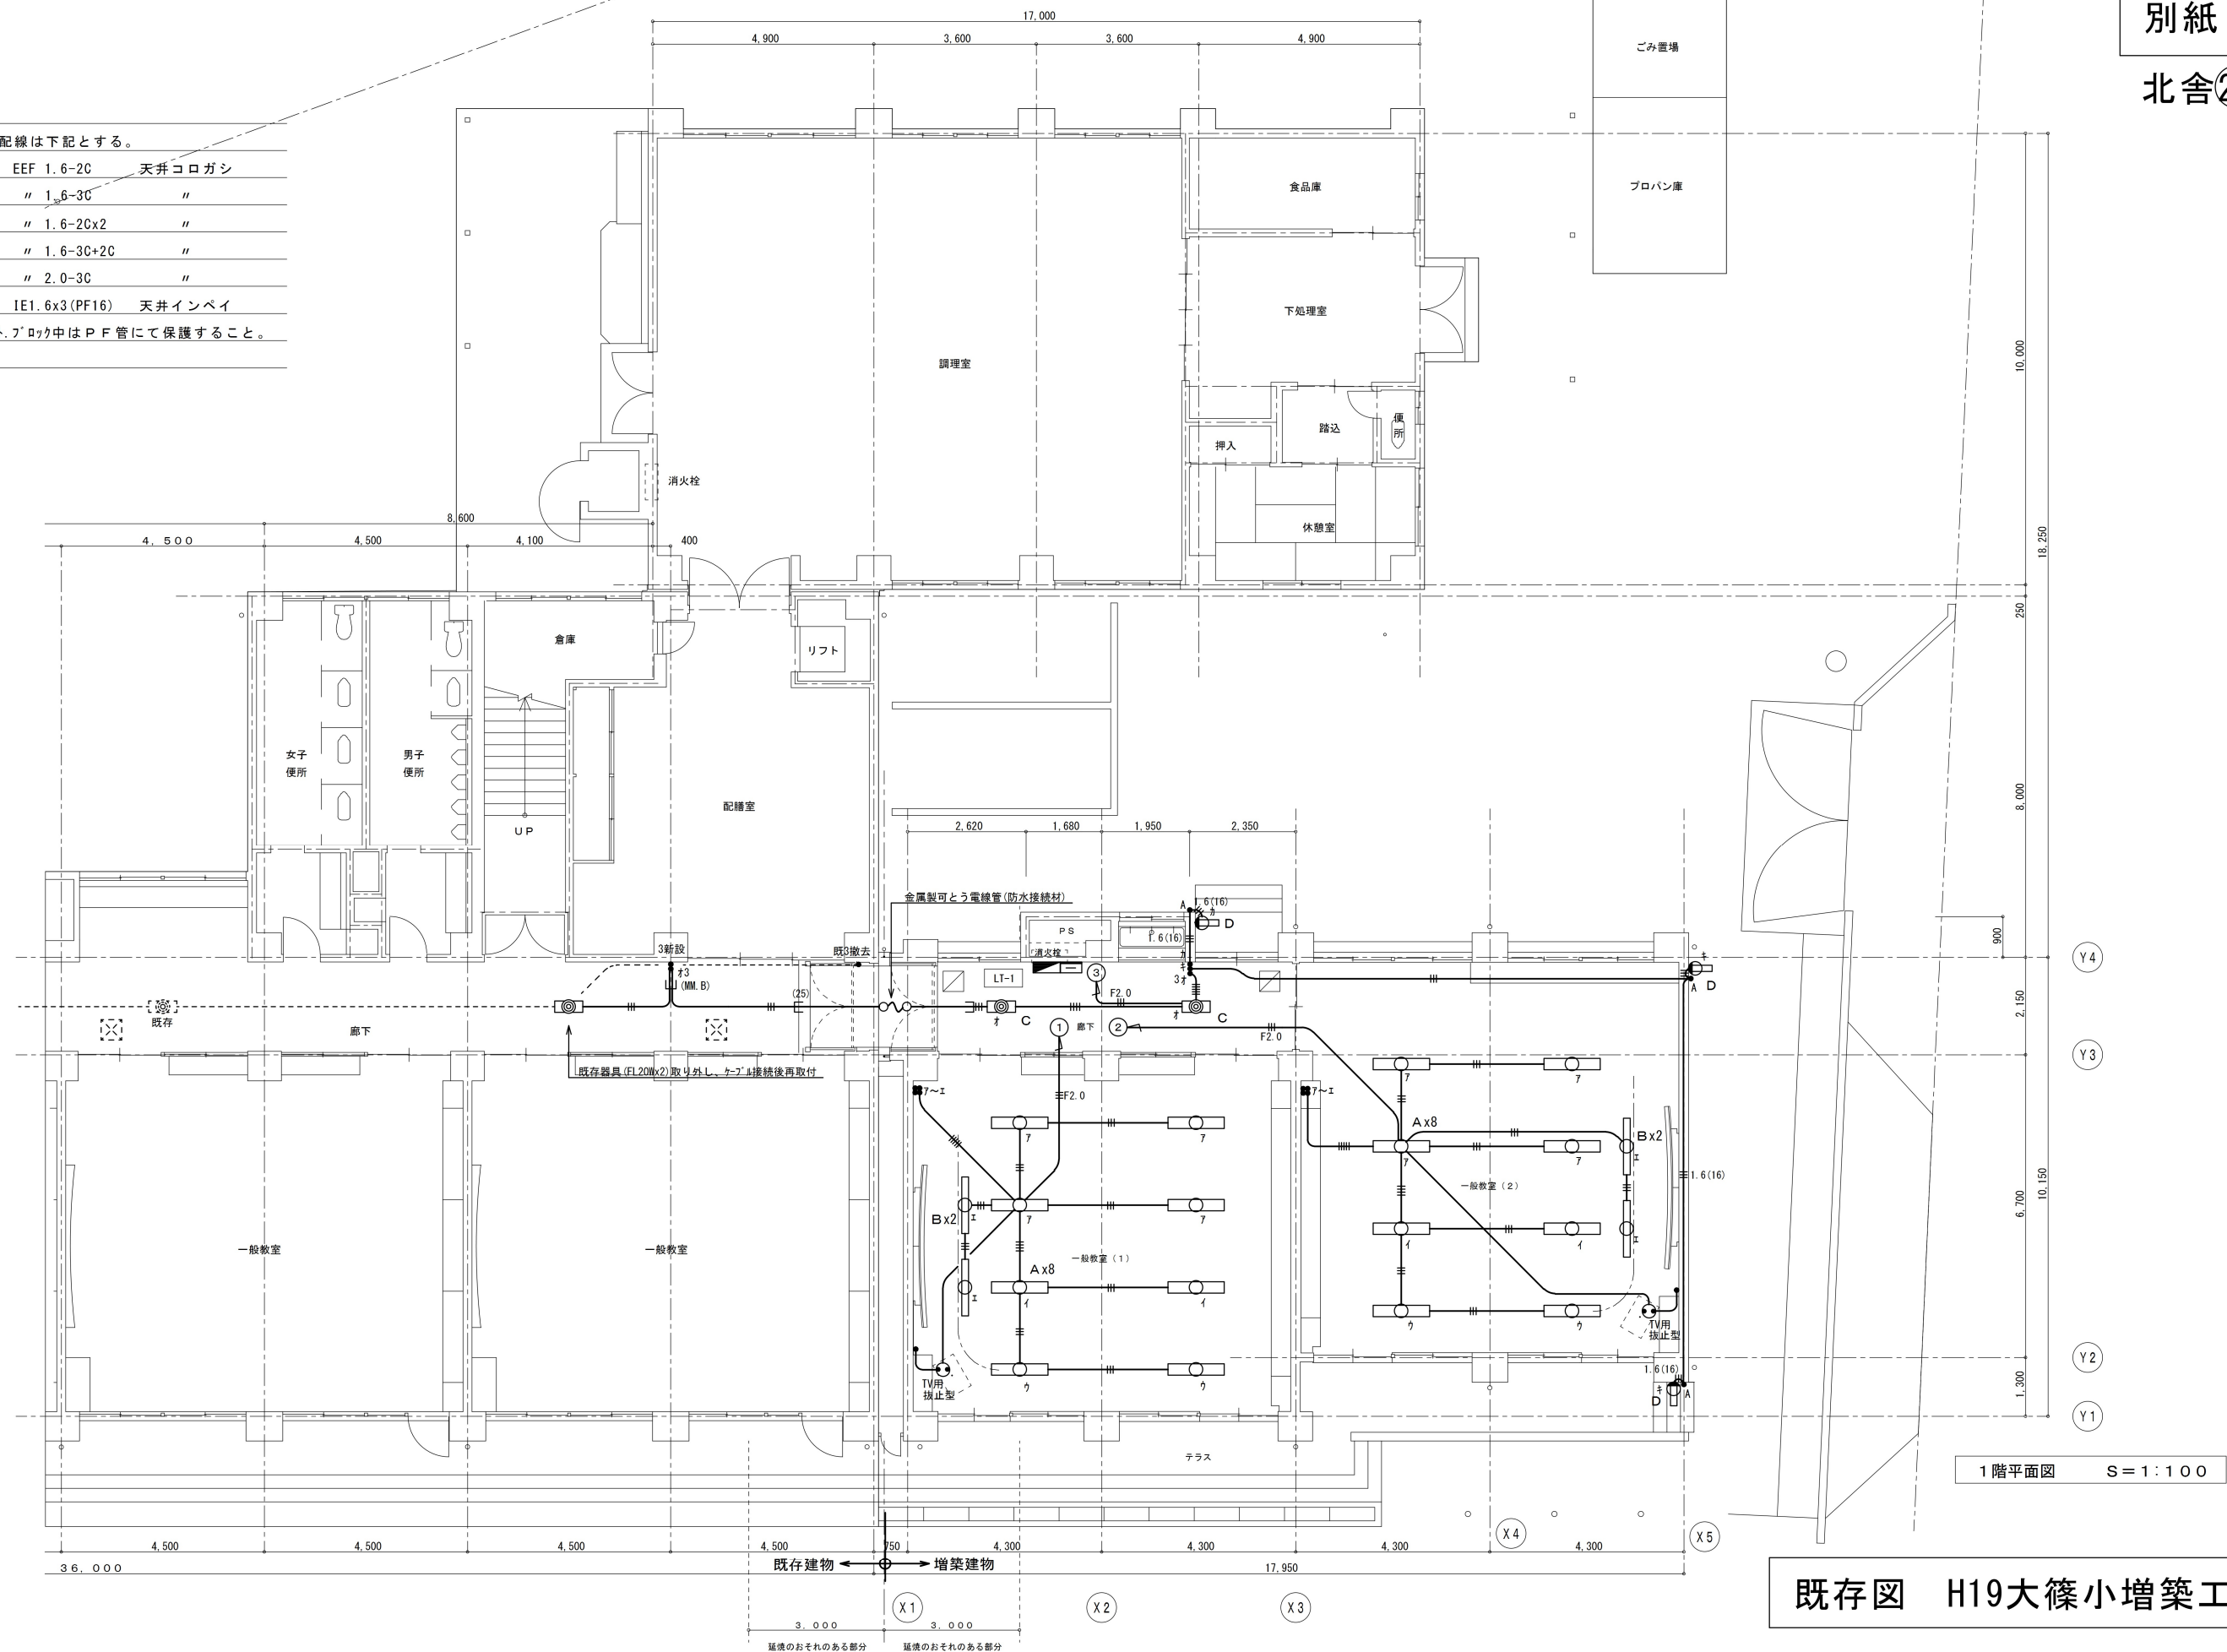


既存図 H19大篠小増築工事

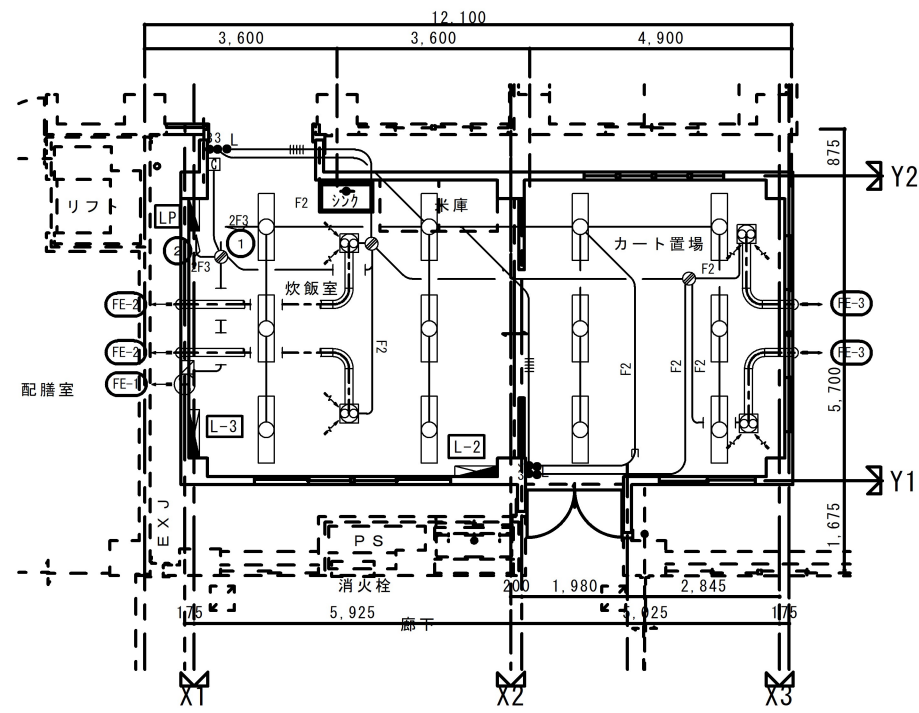


電灯設備平面図 S=1/100

凡	例
●	埋込スイッチ1P15Ax1 ネーム付 新金プレート共
●L	埋込スイッチ1P15Ax1 ON表示付 ネーム付 新金プレート共
●3	埋込3路スイッチ1 ネーム付 新金プレート共
⊙	EEF用ジョイントボックス
□	アウトレットボックス102x44 新金カバープレート1ヶ用共
Ⓜ	換気扇コントロールスイッチ
配線凡例 特記無き配線は次の通りとする	
—2F3—	EEF2.0-3C 天井内配線
—F2—	EEF1.6-2C 天井内配線
— — —	EEF1.6-3C 天井内配線
—F5—	EEF1.6-2C+3C 天井内配線
— — —	IE1.6x5 (PF22) インベイ
— — —	はコンクリート壁立ち上がり下がり(PF)にて保護する

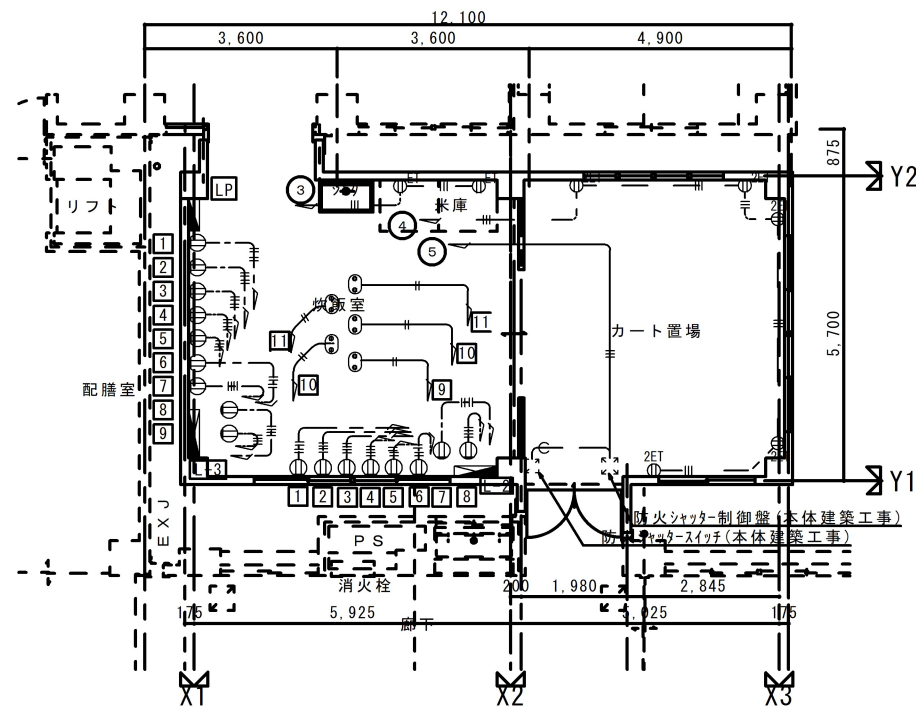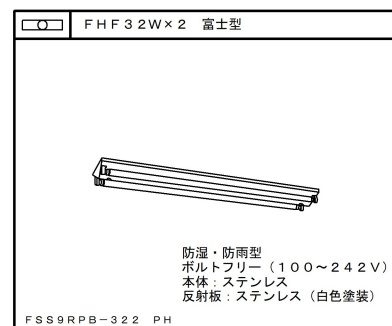


コンセント設備平面図 S=1/100

凡	例
Ⓜ	埋込コンセント15Ax4 スケッドメ 新金プレート共
ⓂET	埋込コンセント15Ax1 ET付 新金プレート共
Ⓜ2ET	埋込コンセント15Ax2 ET付 新金プレート共
上記コンセントFL+1,000に取付	
Ⓜ	リレーコンセント15Ax2 スケッドメ 引掛キャップ付
配線凡例 特記無き配線は次の通りとする	
— — —	EEF5.5-2C 壁内配線
— — —	EEF5.5-2C (PF22) 天井内配線
— — —	EEF5.5-2C (PF22) 床下インベイ
— — —	(C25) 壁内配線

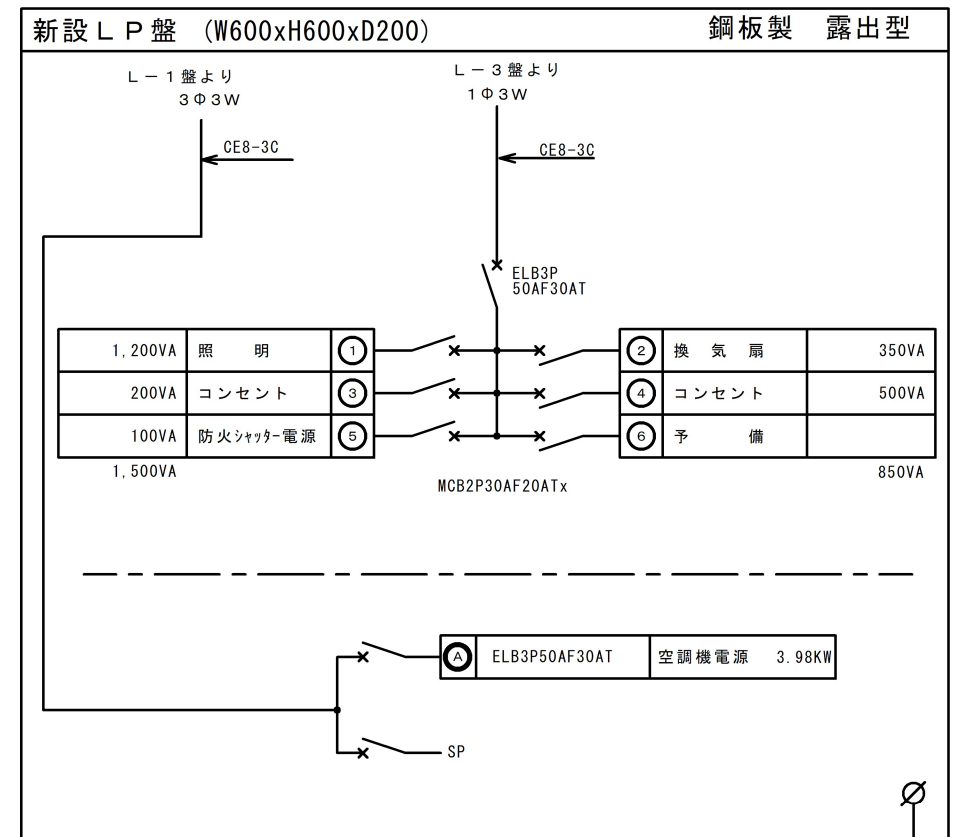

コンセント回路番号表	
Ｌ－２盤	Ｌ－３盤
① ① ③	① ① ③
② ② ④	② ② ④
③ ⑤ ⑦	③ ⑤ ⑦
④ ⑥ ⑧	④ ⑥ ⑧
⑤ ⑨ ⑪	⑤ ⑨ ⑪
⑥ ⑩ ⑫	⑥ ⑩ ⑫
⑦ ⑬ ⑮	⑦ ⑬ ⑮
⑧ ⑭ ⑯	⑧ ⑭ ⑯
⑨ ⑰	⑨ ⑰ ⑲
⑩ ⑱	⑩ ⑱
⑪ ⑲	⑪ ⑲
⑫ 予備	⑫ 予備
⑬ 予備	⑬ 予備
⑭ 予備	⑭ 予備

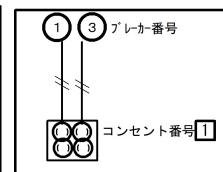

記 号	名 称	仕 様	能 力	員 数
FE-1	排気用有圧換気扇	壁取付けメッシュタイプ 強弱運転付 35cmタイプ 風量 (取付時) 弱運転時 2,200m³/h 強運転時 2,540m³/h 電源1-100V		1
FE-2	排気用天井換気扇	電動式シャッター付 ウェザーカバー用取付栓、防火シャッター付SUS製ウェザーカバー (SUS防鳥網付) コントロールスイッチ共		2
FE-3	排気用天井換気扇	樹脂製低騒音タイプ 埋込寸法315mm 高密閉風圧シャッター付 風量 250m³/hx30pa 電源1-100V		2
		VU150φ SUS製深型フード共		
		樹脂製低騒音タイプ 埋込寸法315mm 高密閉風圧シャッター付 風量 360m³/hx18pa 電源1-100V		
		VU150φ SUS製深型フード共		

既存図 H21大篠小給食施設増築工事