




平面配管図

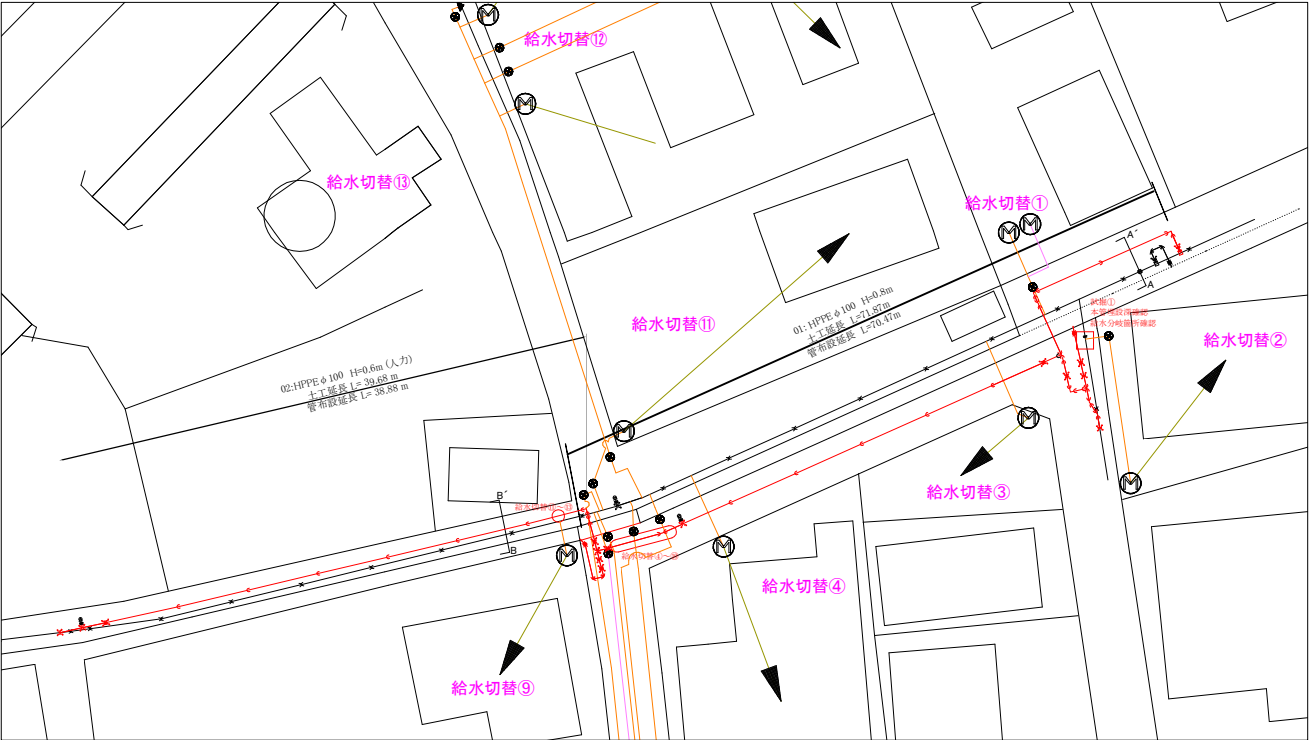


A-A'断面図

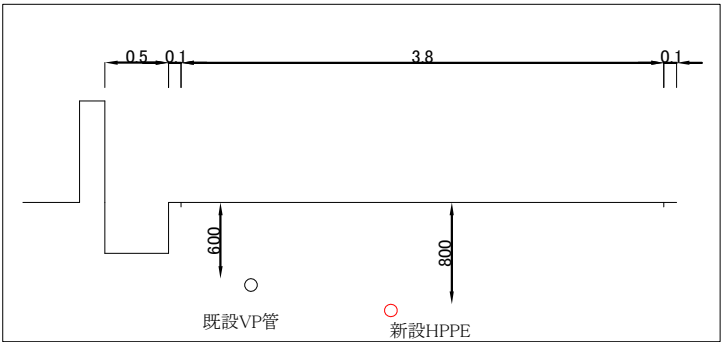



B-B'断面図

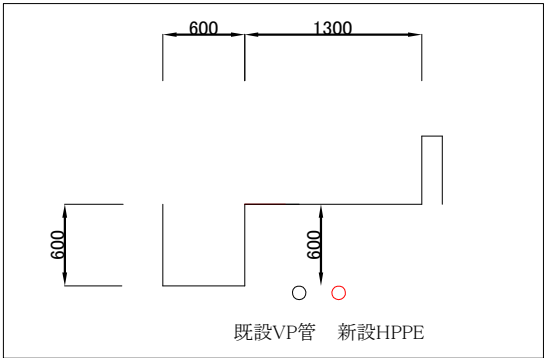

土工断面図

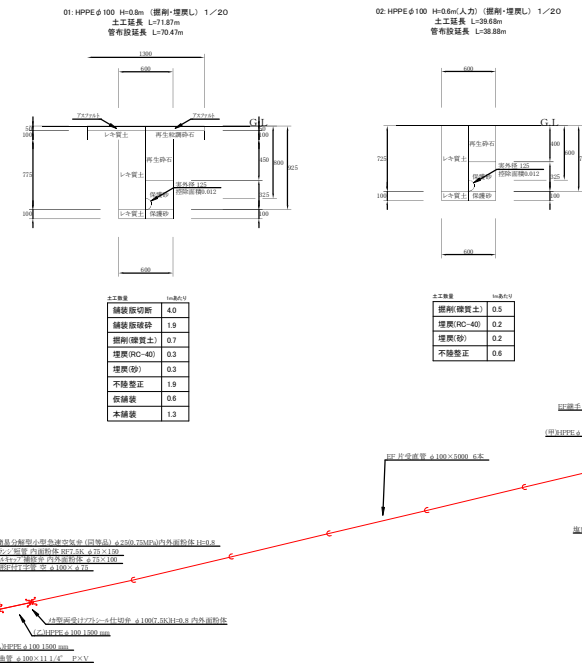


配管図

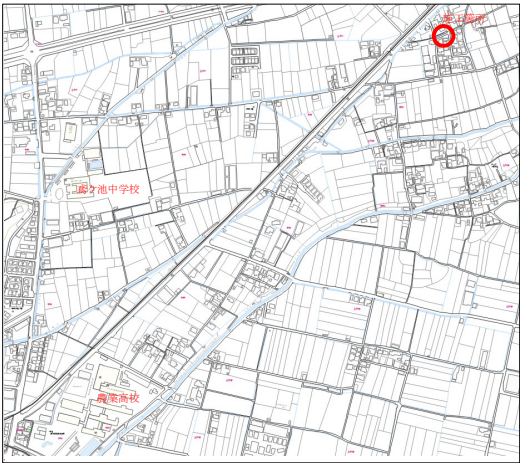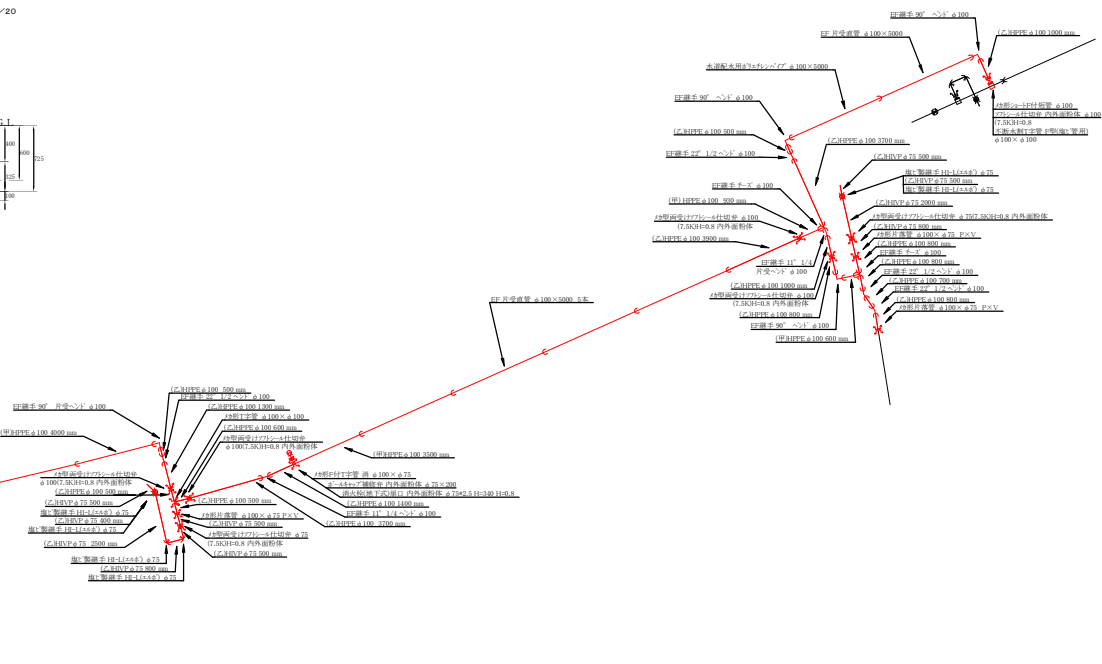


令和 7 年度

工事名	西山地区配水管布設替工事		
工事箇所	南国市 西山		
路線名	市道岩綱丸線・西山西1号線		
図面名称	平面配管図 他		
図面番号	1/2	縮尺	1/100
局長	次長	係長	係員
事務所名	南国市上下水道局		

給水平面図

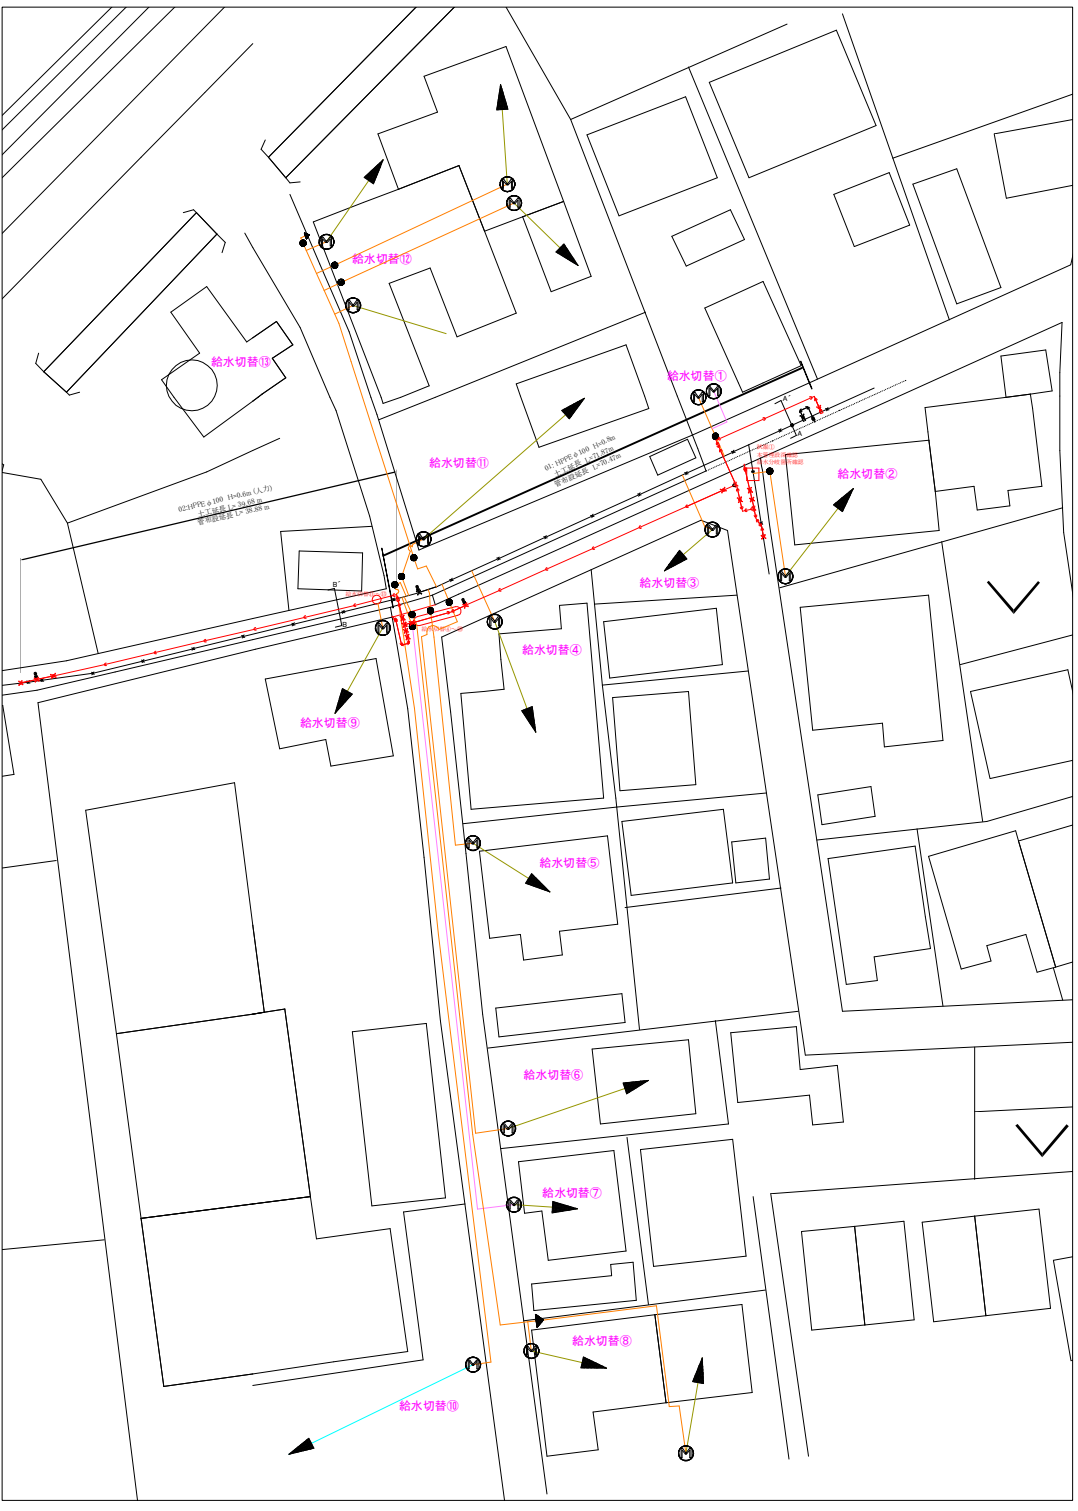

給水詳細図

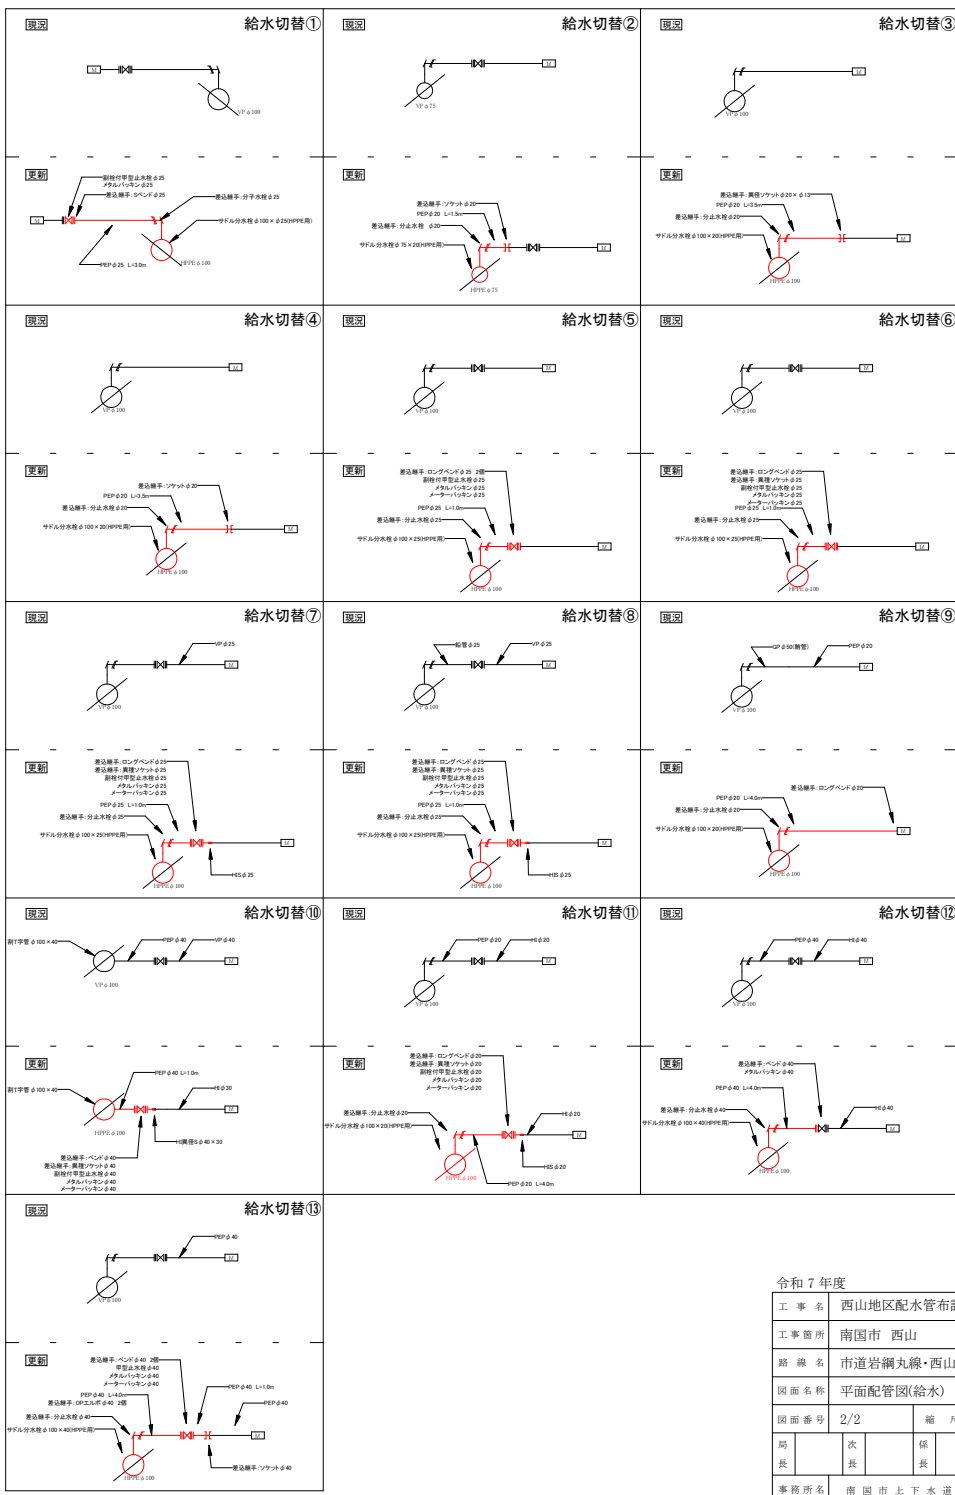

令和 7 年度					
工 事 名	西山地区配水管布設替工事				
工事箇所	南国市 西山				
路線名	市道岩綱丸線・西山西1号線				
図面名称	平面配管図(給水)				
図面番号	2/2	縮 尺	1/100		
局 次		係 長		係 員	
事務所名	南国市上下水道局				