




平面図

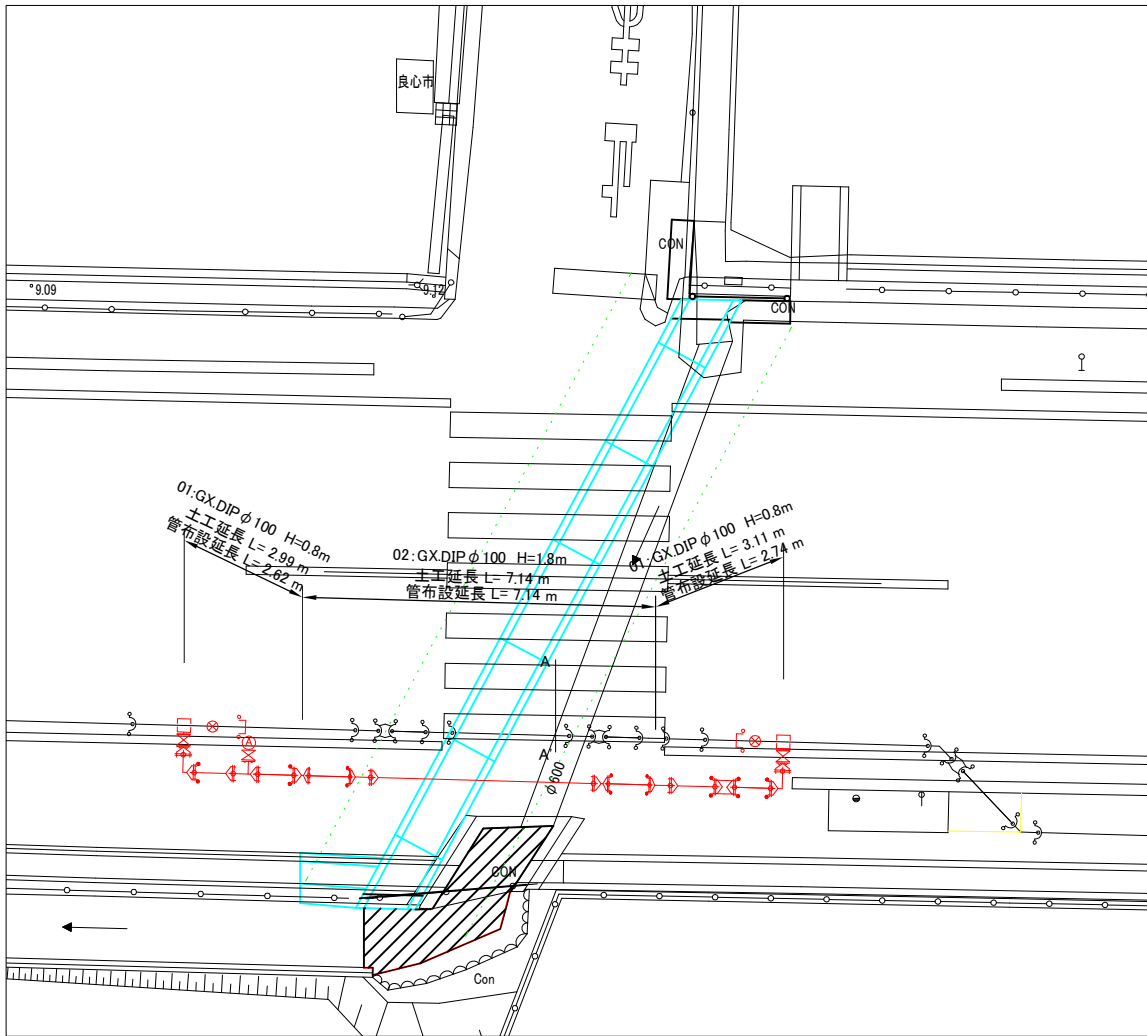


配管詳細図

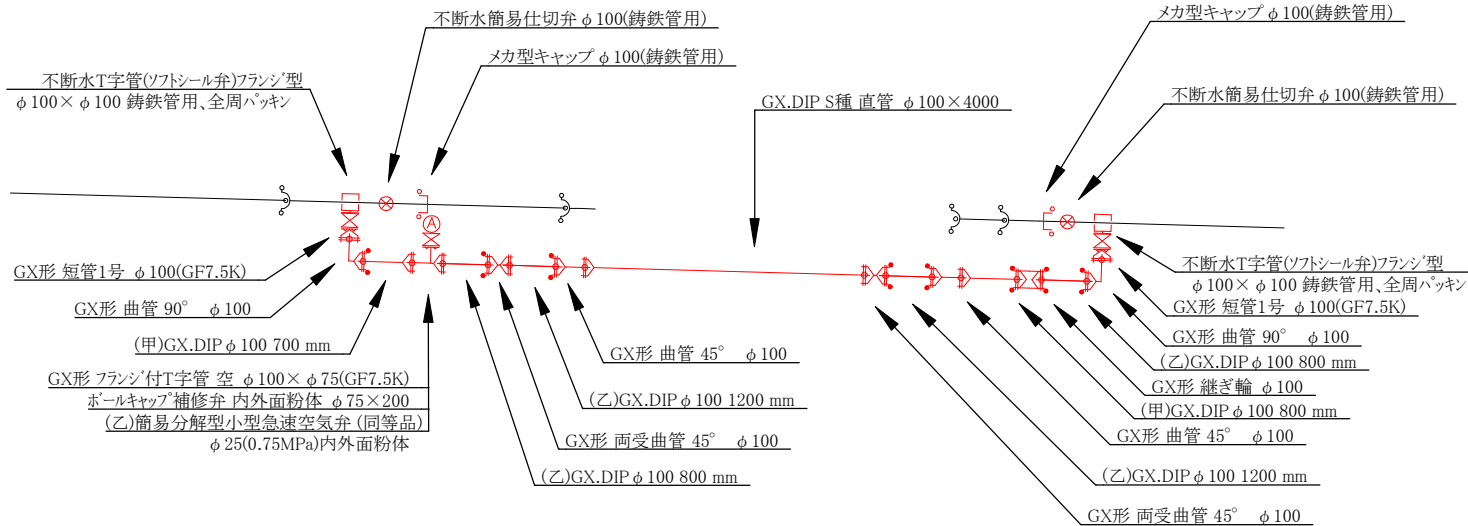


位置図

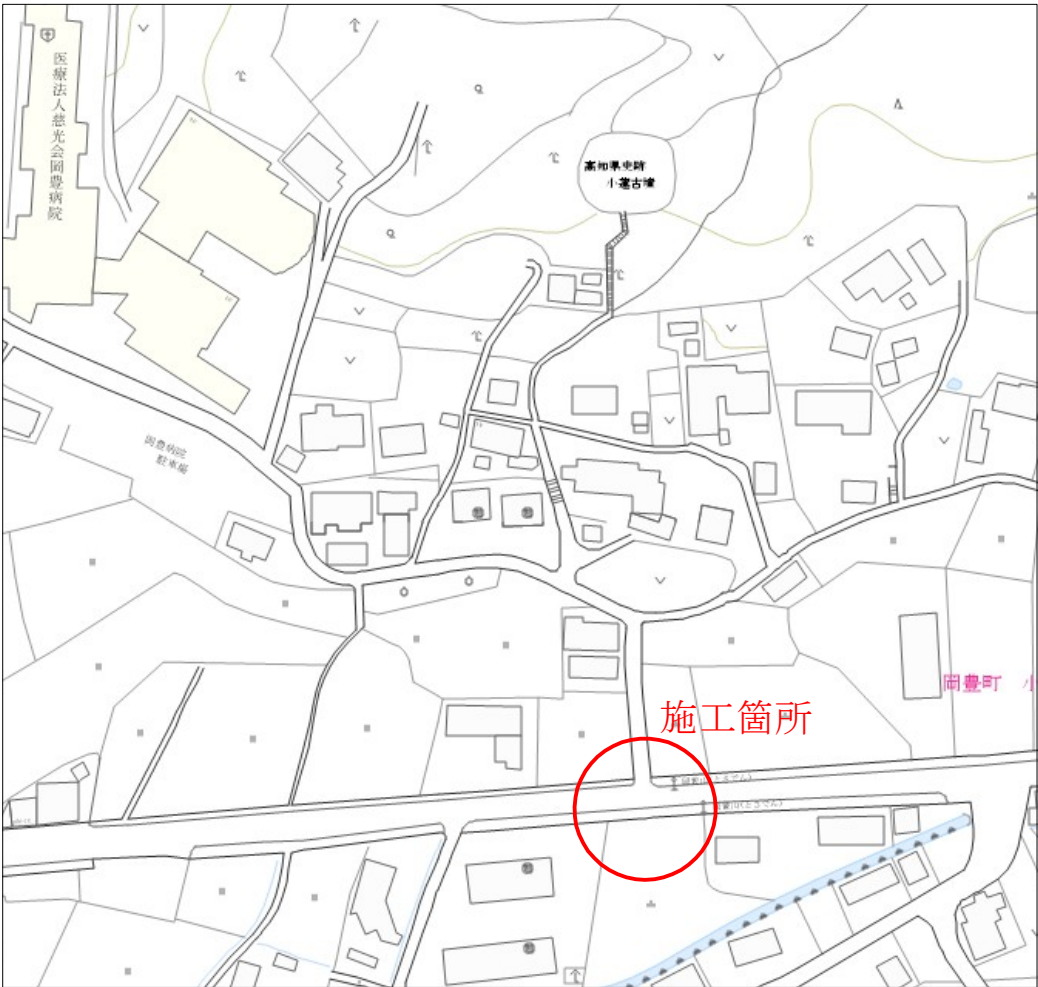

断面図A-A'

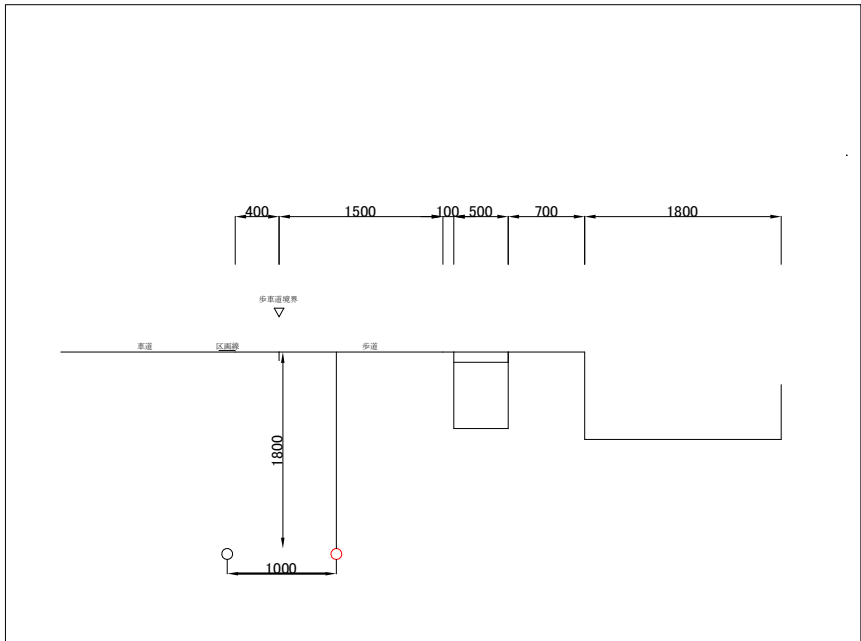

土工断面図

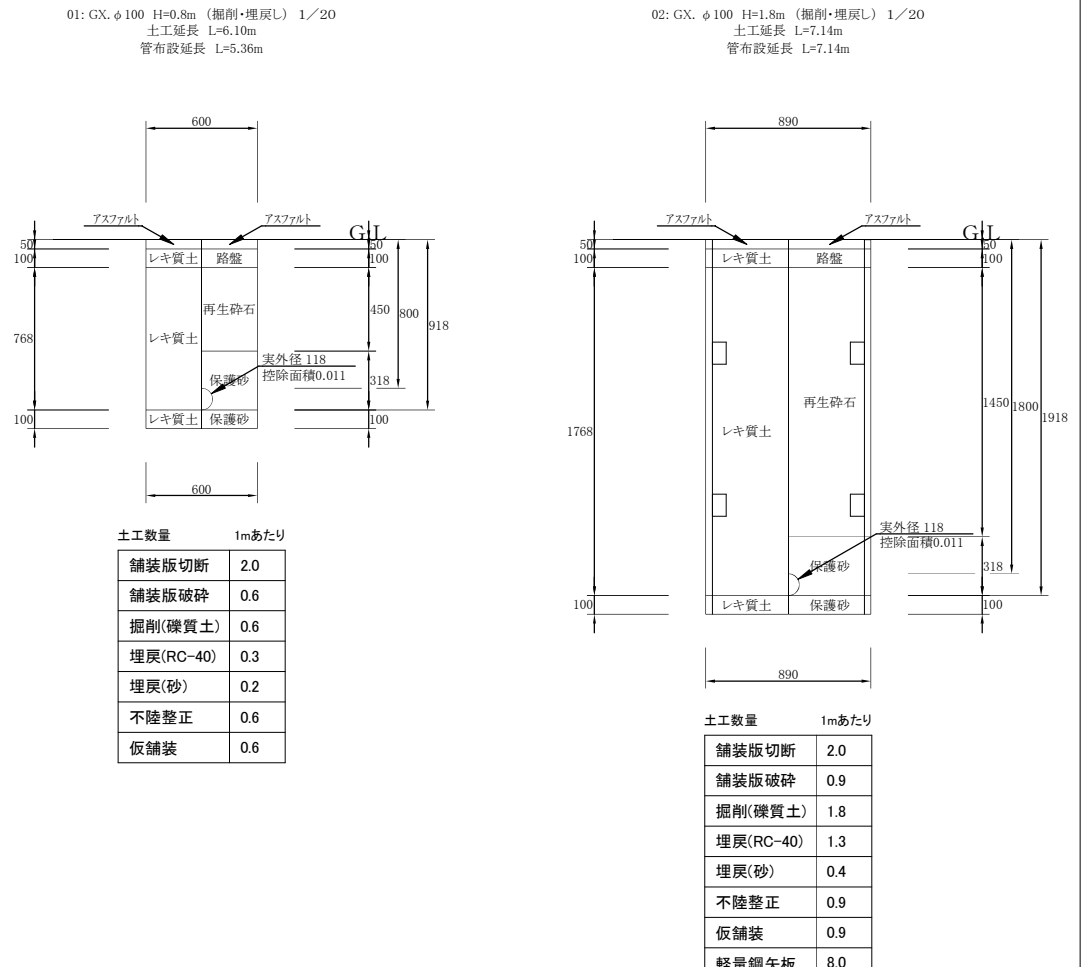

令和7年度

工事名 県道北本町領石線防災・安全交付金
工事に伴う配水管布設替工事

工事箇所 南国市 岡豊町小蓮

路線名

図面名称

図面番号

縮尺

1/100

局長

次長

係長

係員

事務所名

南国市上下水道局